


SITUACE DOPRAVNÍHO ZNAČENÍ M 1:250

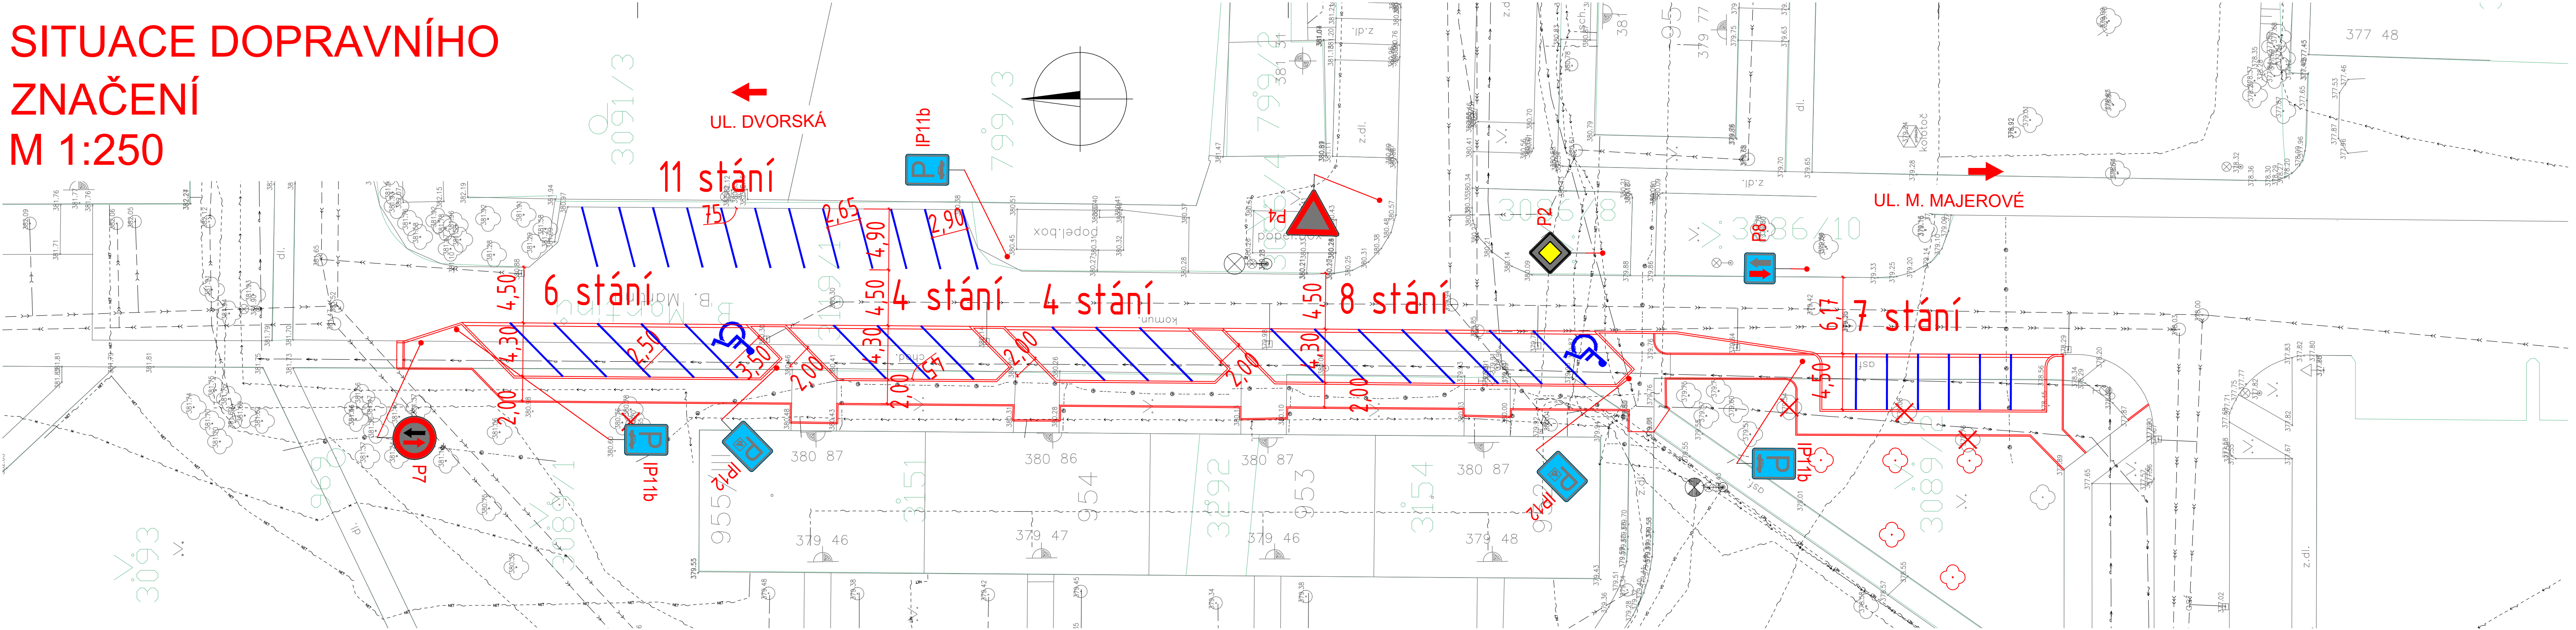

LEGENDA INŽ. SÍTÍ:

- EL. VEDENÍ NN PODZEMNÍ
- EL. VEDENÍ VN PODZEMNÍ
- VODOVOD
- JEDNOTNÁ KANALIZACE
- DEŠŤOVÁ KANALIZACE
- SPLAŠKOVÁ KANALIZACE
- SDĚLOVACÍ KABEL (CETIN A.S.)
- SDĚLOVACÍ KABEL NEPOUŽÍVANÝ (CETIN A.S.)
- SDĚLOVACÍ KABEL (NORDIC TELECOM)
- OPTICKÝ KABEL (T-MOBILE)
- PLYNOVOD
- VEŘEJNÉ OSVĚTLENÍ – PODZEMNÍ

ČÁST D

Souřadnicový systém S-JTSK, Výškový systém Bpv

Navrhl/vypracoval: Ing. Radek KOPECKÝ podpis:		Zodpovědný projektant: Ing. Radek KOPECKÝ podpis:		Kontroloval: podpis:		 Ing. Radek KOPECKÝ Za Střelnici 501, 563 01 Lanškroun IČ: 09049312 tel: +420 731 081 704; e-mail: pds-kopeccky@email.cz
Kraj: PARDUBICKÝ						
Obec: LANŠKROUN						
Objednatel: MĚSTO LANŠKROUN, NÁM. J. M. MARKŮ 12, 563 01 LANŠKROUN						
Akce: PARKOVIŠTĚ V ULICI B. MARTINŮ PŘED DOMEM Č.P. 952 - 955, LANŠKROUN						Čís. zakázky: 2024011
SITUACE DOPRAVNÍHO ZNAČENÍ						Datum: 01/2026
						Formát: 4xA4
						Měřítko: 1:250
						Stupeň: PDPS
Čís. přílohy: 1.2.5						Souprava: